

LEGENDA

- IMPIANTO DI COMPOSTAGGIO**
- A RICEVIMENTO E MISCELAZIONE
 - B BIOCELLE
 - C BIOFILTRI
 - D MATURAZIONE SECONDARIA
 - E AREA DI RAFFINAZIONE COMPOST
 - F SERBATOI DI ACCUMULO PER BAGNATURA COMPOST
 - G PIATTAFORMA DI LAVAGGIO MEZZI
 - H CABINA FORZA MOTRICE
 - I VANO TECNICO E SERBATOIO DI ACCUMULO ACQUE REFLUE IMPIANTO LAVAGGIO

- IMPIANTO DI PRESELEZIONE E BIOSATBILIZZAZIONE**
- 1 EDIFICIO STOCCAGGIO E RILANCIO ACQUE ANTINCENDIO
 - 2 PESA AUTOMEZZI
 - 3 RAMPA E PIAZZALE AUTOMEZZI DI CONFERIMENTO
 - 4 EDIFICIO RICEZIONE E STOCCAGGIO RIFIUTI
 - 5 EDIFICIO SELEZIONE E PRODUZIONE RDF/FORSU
 - 6 EDIFICIO BIOSTABILIZZAZIONE
 - 7 BIOSTABILIZZAZIONE
 - 8 BIOFILTRO
 - 9 UFFICI E SERVIZI
 - 10 CABINA ENEL
 - 11 BIOFILTRO
 - 12 VASCA RISERVA IDRICA
 - 13 VASCA RACCOLTA PERCOLATO E IMPIANTO DI SOLLEVAMENTO IMPIANTO TECNOLOGICO
 - 14 STOCCAGGIO ROTOBALLE
 - 15 STOCCAGGIO COMPOST/BIOSTABILIZZATO
 - 16 SERBATOI DI RACCOLTA PERCOLATO
 - 17 AREA STOCCAGGIO PROVVISORIO LIGNO-CELLULOSICI

SE NON INDICATE SUI TIPICI ESTENSIONI TRASCURABILI

GAS

- ZONA 0 IIBT3
- ZONA 1 IIBT3
- ZONA 2 IIBT3

POLVERI DI COMPOST
Tcl=430°
T5mm=270°


- ZONA 22
- ZONA 21
- ZONA 20

CODICE DI IDENTIFICAZIONE DELLA SORGENTE EMISSIONE

NON INDIVIDUATE ZONE CON PERICOLO ATMOSFERE ESPLOSIVE DOVUTE A POLVERI

Vedi relazione di riferimento

TIPICO SORGENTE 2
VASCHE O POZZETTI

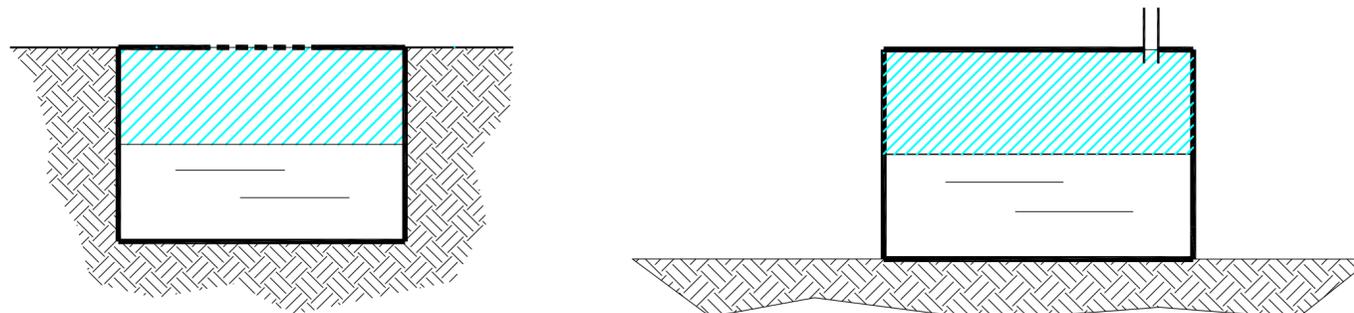

CREA S.R.L. -PROGETTAZIONE & CONSULENZA-RAVENNA
Via Romolo Murri, 21 - 48124 RAVENNA - Tel. 0544/465657 - Fax 0544/463461

HERAmbiente COMUNE DI FERRARA - OSTELLATO
IMPIANTO DI COMPOSTAGGIO

IMPIANTO DI COMPOSTAGGIO - OSTELLATO (FE)
PLANIMETRIA CON INDICAZIONE LUOGHI CON POSSIBILE PRESENZA MISCELE ESPLOSIVE

Dis.n°: _____
Scala: 1:500
Disegnato:
Release 2 Data 08/04/14

CLIENTE: HERAmbiente S.r.l. Nome file: 10-HERAMB-PAAD-21-R2
MODIFICHE RELEASE CORRENTE

DATA: 30/08/10 Data: _____ Firma: _____

plotted by